

SO 03 - VODOVOD KE KOLÁŘŮM
PODROBNÁ SITUACE STAVBY
M 1:1000


LEGENDA

OBJEKTY NAVRHOVANÉ

- PROJEKTOVANÝ VODOVODNÍŘAD
- POTRUBÍV CHRÁNIČE
- HYDRANT PODZEMNÍ
- HYDRANT PODZEMNÍVZDUŠNÍK
- HYDRANT PODZEMNÍKALOSVOD
- POŽÁRNÍHYDRANT PODZEMNÍVZDUŠNÍK
- POZEMKY DOTČENÉ STAVBOU

SEZNAM OBJEKTŮ:

- SO 01 Vodovod Horečky
- SO 02 Vodovod k Čadčím
- SO 03 Vodovod ke Kolářům
- SO 04 Vodovod Pod Radhoštěm
- SO 06 Vodovod Karlovice
- SO 07 Vodovod Kruhač-Solárka
- SO 08 Vodovod Pod Dilem
- SO 09 Vodovod Bystře
- SO 10 Vodovod Na Bystřem 2
- SO 11 Vodovod Za Lomnou

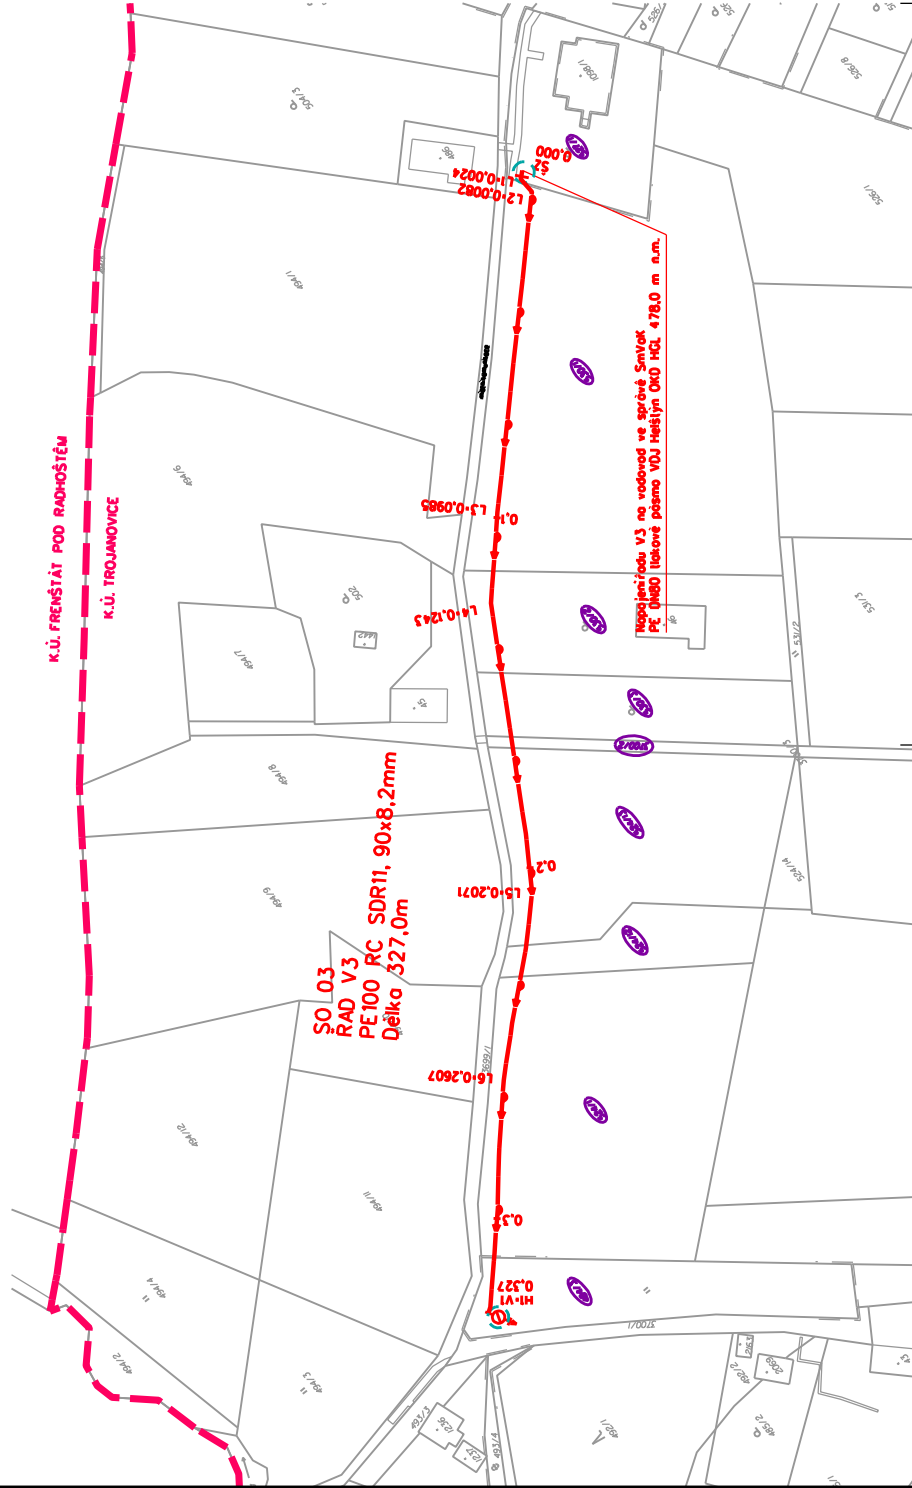

POZNÁMKA

ZÁKRESY PODZEMNÍCH INŽ. SÍTÍ NELZE POUŽÍT
JAKO VÝTYČOVACÍ VÝKRES. PŘED ZAHÁJENÍM
STAVEBNÍCH PRACÍ MUSÍ INVESTITOR ZAJISTIT
VÝTYČENÍ SÍTÍ JEJICH SPRÁVCI A OZNAČENÍ SÍTÍ
V TERÉNU DLE PLATNÝCH PŘEDPISŮ

VÝŠKOVÝ SYSTÉM: BpV
SOURADNICOVÝ SYSTÉM: S-JTSK

Výnosceň	Zadavatel	H. Ing. projekt	Vodovod	ASPOL s.r.o.
Adresní list	Ing. Ing. Projekt	Ing. Ing. Projekt	Ing. Ing. Projekt	Ing. Ing. Projekt
Místní úřad	Ing. Ing. Projekt	Ing. Ing. Projekt	Ing. Ing. Projekt	Ing. Ing. Projekt
Investor	Ing. Ing. Projekt	Ing. Ing. Projekt	Ing. Ing. Projekt	Ing. Ing. Projekt
Acce - objekt	Ing. Ing. Projekt	Ing. Ing. Projekt	Ing. Ing. Projekt	Ing. Ing. Projekt
Projekce a inženýrské činnosti - vodovody				
Podrobná situace stavby				
Měřítko: 1:1000				
Číslo výkresu: D.3.2				